
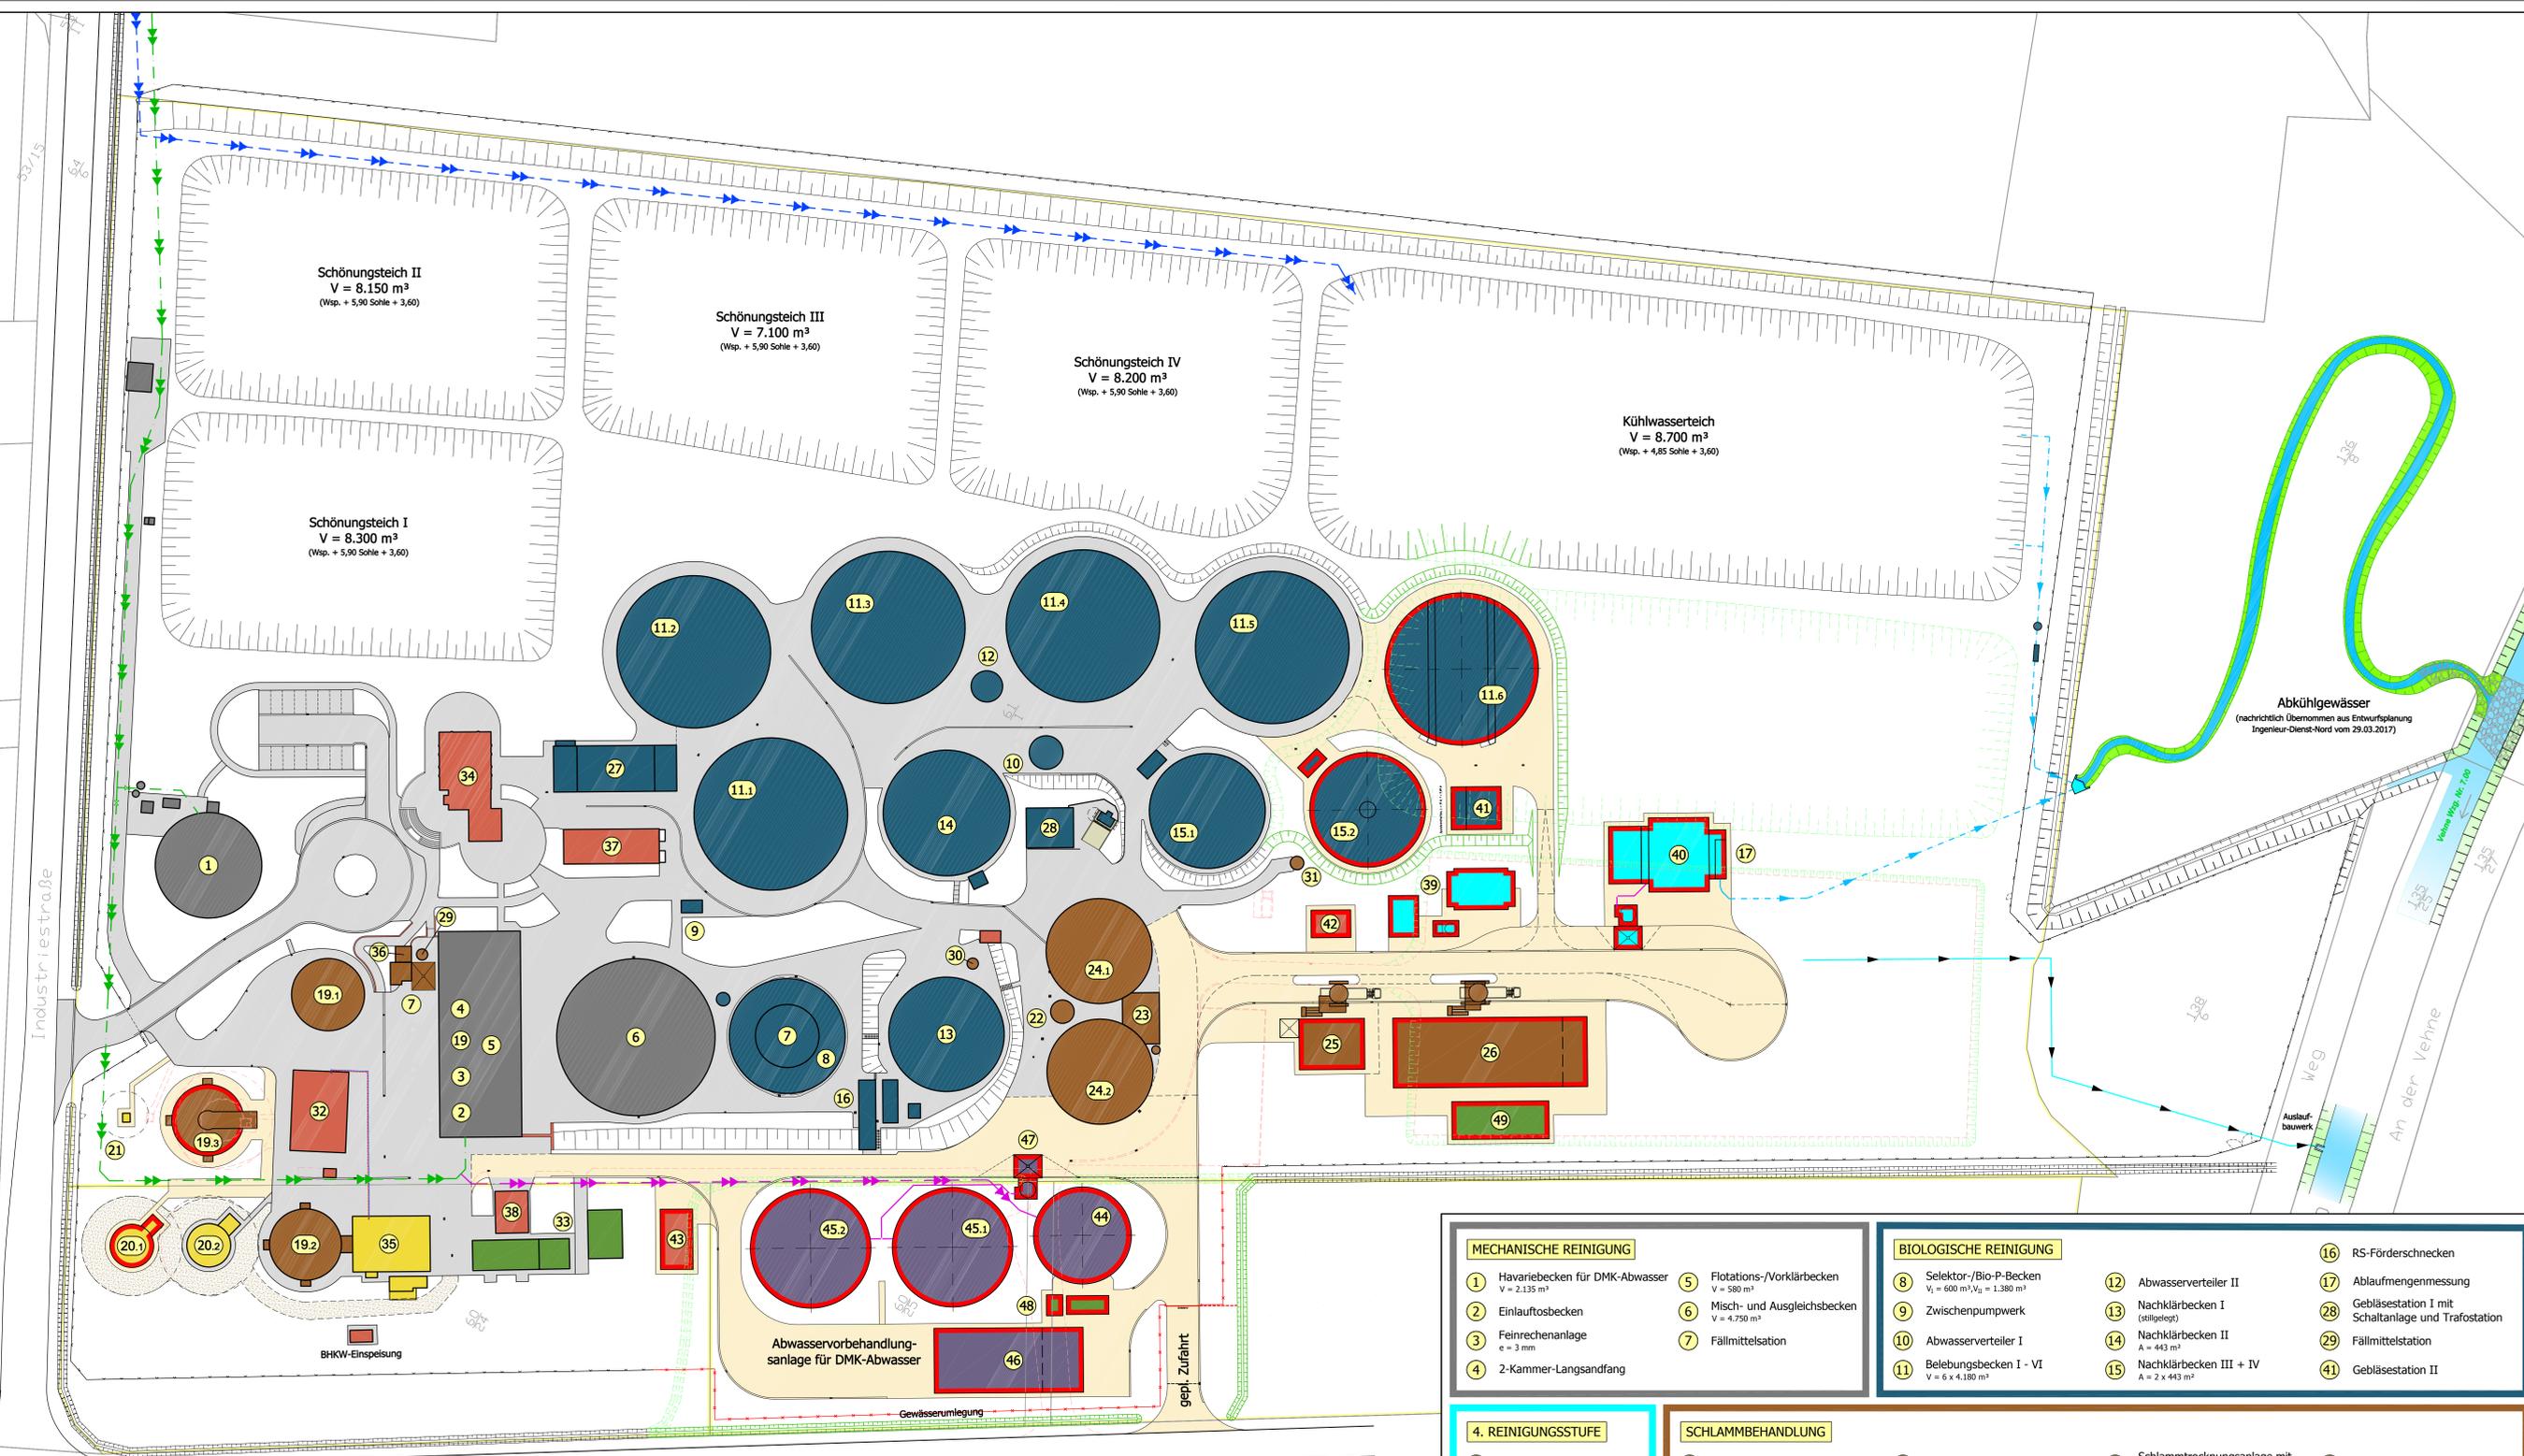


M. 1 : 500

Zeichenerklärung :

- vorh. Bauteile
- gepl. Bauteile
- vorh. befestigte Flächen
- gepl. befestigte Flächen
- vorh. Druckrohrleitung "DMK-Kühlwasser"
- vorh. Druckrohrleitung "DMK-Abwasser"
- gepl. Druckrohrleitung "DMK-Abwasser"
- gepl. Abwasserableitung
- gepl. Regenwasserableitung

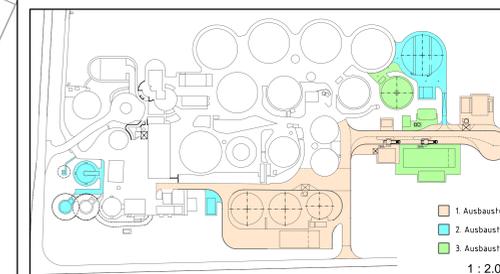

Der Antragsteller Cuxhaven,	Der Entwurfsverfasser Ingenieurbüro Frilling GmbH Römbergstraße 46 - 49377 Vechta Postfach 1564 - 49364 Vechta Tel.: 04441 8704-0, Fax: 04441 8704-80, info@if-vechta.de Vechta, 05.05.2017
--------------------------------	--

<p>INGENIEURBÜRO FRILLING GMBH Beratende Ingenieure VBI Ingenieurbüro für Bauwesen und Umwelttechnik Römbergstraße 46 - 49377 Vechta Postfach 1564 - 49364 Vechta Tel.: 04441 8704-0, Fax: 04441 8704-80, info@if-vechta.de</p>		
<p>Sachgebiet Schütze / Varnhorn</p> <p>Sachbearbeiter Varnhorn</p> <p>Zeichner Beuse</p> <p>Projekt-Nr. A-E24-ARA-01d</p> <p>Bauh-Nr. 2.2</p> <p>Index -</p> <p>Stand 05.05.2017</p> <p>Flächgröße 0,75x1,29x0,96 m²</p> <p>Datum 02.05.2017</p>	<p>Bauh-Nr. 2.2</p> <p>Projekt ARA Edewecht</p> <p>Bauart Erweiterung der Abwasserreinigungsanlage für eine Ausbaugröße von 285.000 EW₆₀</p> <p>Bauart Übersichtslageplan (Planung)</p> <p>Phase Genehmigungsplanung</p> <p>Maßstab 1 : 500</p>	<p>EWE</p> <p>EWE WASSER GmbH Humphrey-Davy-Straße 41 27472 Cuxhaven</p>