


Gemeinde Edewecht

Bebauungsplan Nr. 185 "Edewecht Esch"

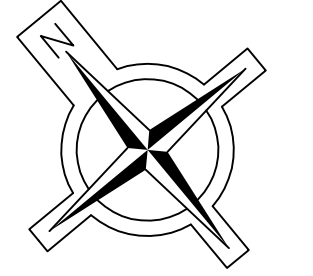


Zeichenerklärung:

- aufgemessene Geländehöhe
- vorh. Schmutzwasserkanal
- vorh. Regenwasserkanal
- gepl. Schmutzwasserkanal mit Fließrichtung, Schachtnummer, Schachtabstand, Rohrdurchmesser, Schölgänge und Schachthorizonten
- gepl. Regenwasserkanal mit entspr. Angaben s.o.
- späterer Schmutzwasserkanal
- späterer Regenwasserkanal

Index	Datum	Bemerkung / Änderungen	Name
a	18.01.2016	Material SW-Kanal geändert, Kanalisation überarbeitet	Kuhlmann

Der Antragsteller	Der Entwurfsverfasser
Edewecht,	Ingenieurbüro Frilling GmbH Rombergstr. 46 · 49377 Vechta Postfach 1564 · 49364 Vechta Tel.: 04441 8704-0, Fax: 04441 8704-80, info@if-vechta.de Vechta, 15.01.2016

INGENIEURBÜRO FRILLING GMBH Beratende Ingenieure VBI Ingenieurbüro für Bauwesen und Umwelttechnik Rombergstraße 46 · 49377 Vechta Postfach 1564 · 49364 Vechta Tel.: 04441 8704-0, Fax: 04441 8704-80, info@if-vechta.de		
Sachgebiet/Leiter	Bauherr	
Überwacher	Gemeinde Edewecht Rathausstraße 7 26188 Edewecht	
Sachbearbeiter	Lamping	Projekt
Zeichner	Kuhlmann	
Projektnr.	K-E08-KAN-05	Erschließung des B - Plangebietes Nr. 185 "Edewecht Esch"
Blatt-Nr.	2	
Index	a	Lageplan (Kanalisation)
Stand	18.01.2016	
Plangröße	0,59x0,98=0,58 m²	Maßstab 1 : 500
Datum	Phase Entwurf	

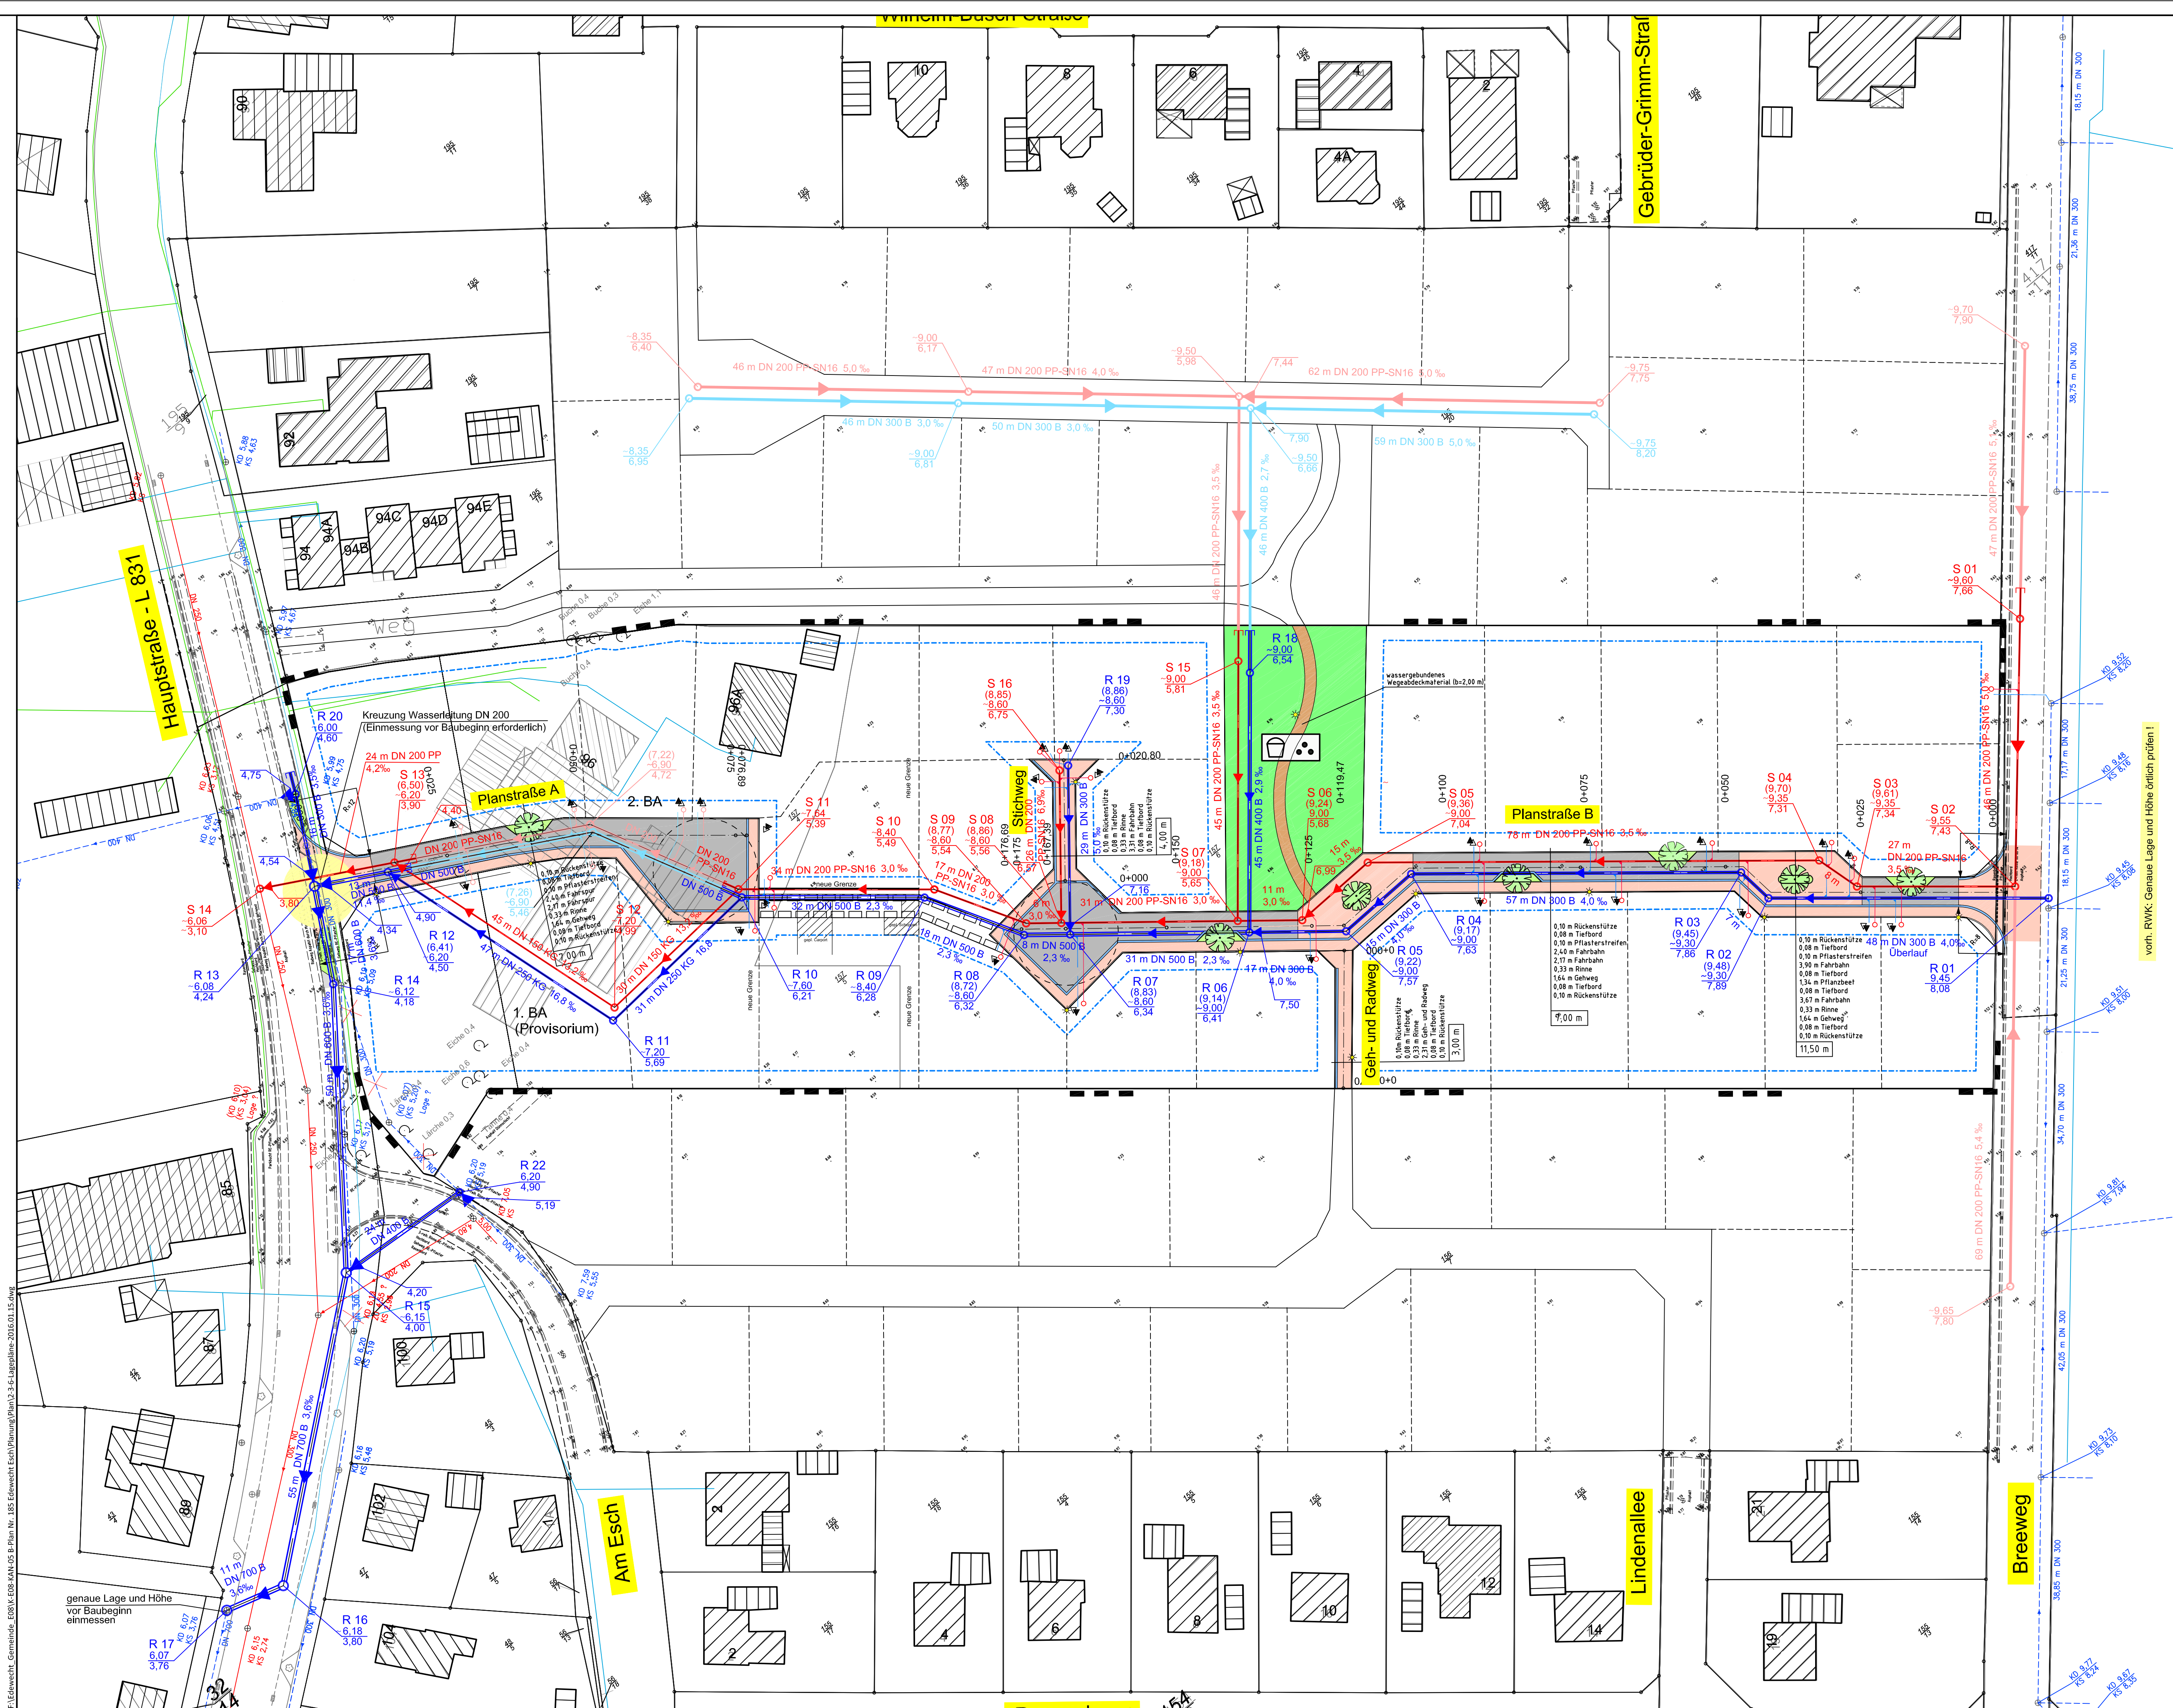

F:\Edewecht - Gemeinde - E08-KAN-05 B-Plan Nr. 185 Edewecht Esch\Planung\Plan2-3-4-Lageplan-2016.01.15.dwg